



卢氏县思源水厂建设工程规划许可批后公示

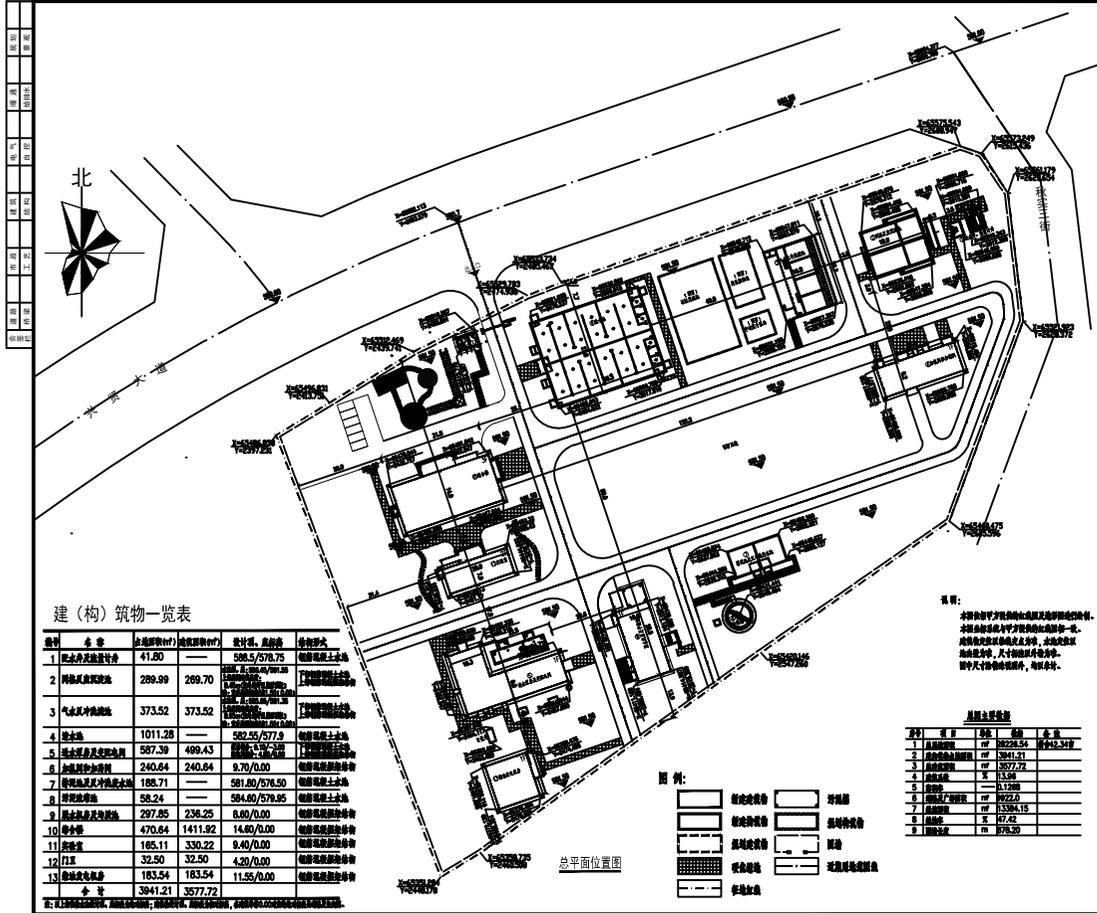

建(构)筑物一览表

序号	名称	占地面积(m²)	建筑面积(m²)	层数	备注
1	取水构筑物	41.80	598.5/578.75	1	新建
2	预处理构筑物	289.99	269.70	1	新建
3	气水反冲构筑物	373.52	373.52	1	新建
4	清水池	1011.38	—	—	新建
5	送水泵房及配电间	587.39	499.43	—	新建
6	加氯间及加药间	240.64	240.64	—	新建
7	污泥脱水及冲洗构筑物	188.71	—	—	新建
8	污泥池	58.24	—	—	新建
9	脱水机房及配电间	297.85	238.25	—	新建
10	综合楼	470.64	1411.92	—	新建
11	门卫室	165.11	330.22	—	新建
12	门卫	32.50	32.50	—	新建
13	围墙及化粪池	183.54	183.54	—	新建
合计		3941.21	3577.72		

总平面位置图

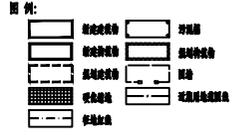

附属主要设备

序号	名称	规格	数量	备注
1	潜水泵	QW150-10-1.5	2	
2	潜水泵	QW150-10-1.5	2	
3	潜水泵	QW150-10-1.5	2	
4	潜水泵	QW150-10-1.5	2	
5	潜水泵	QW150-10-1.5	2	
6	潜水泵	QW150-10-1.5	2	
7	潜水泵	QW150-10-1.5	2	
8	潜水泵	QW150-10-1.5	2	
9	潜水泵	QW150-10-1.5	2	

注册师签章

本图系大连市市政设计研究院有限公司注册师李夏设计

大连市市政设计研究院有限责任公司
 地址: 大连市软件园路10号
 电话: 0411-8212318
 传真: 0411-8212328
 电子邮箱: dlm@dlm.com.cn
 邮编: 116021

工程名称: 卢氏县思源水厂工程建设项目
 分项目名称: 厂区工程
 图名: 总平面位置图

审定: 孙耀阳
 审核: 魏水
 校核: 孙博
 设计: 李夏
 制图: 李夏

设计编号: 94193012 分图编号: J027
 图号: 01 设计阶段: 施工图
 比例: 1:0.5 日期: 2019.05
 修改号:



中华人民共和国
建设工程规划许可证
 证号: 411201900002

根据《中华人民共和国城乡规划法》、《中华人民共和国行政许可法》和《中华人民共和国政府信息公开条例》等相关法律法规规定, 经审核, 本建设工程符合国土空间规划和用途管制要求, 予以核发。

遵守事项
 一、建设单位应当按照规划许可内容进行建设, 不得擅自改变规划许可内容。
 二、建设单位应当按照规划许可内容进行建设, 不得擅自改变规划许可内容。
 三、建设单位应当按照规划许可内容进行建设, 不得擅自改变规划许可内容。
 四、建设单位应当按照规划许可内容进行建设, 不得擅自改变规划许可内容。

根据《中华人民共和国城乡规划法》、《中华人民共和国政府信息公开条例》等相关规定进行批后公示, 具体内容如下:

项目名称: 卢氏县思源水厂
 建设单位: 卢氏县住房和城乡建设局
 项目位置: 洛河南岸兴贤大道南侧、规划道路北侧
 建设规模: 本次拟建配水井及流量计井、网格反应沉淀池、气水反冲滤池、清水池、送水泵房及配电间、加氯间和加药间、排泥池及反冲洗废水池、污泥浓缩池、脱水机房及均质池、综合楼、实验室、门卫、柴油发电机房, 项目总建筑面积3577.72平方米。其中地上建筑面积2934.5平方米, 地下建筑面积643.22平方米。建成后容积率: 0.1268, 建筑密度: 13.96%, 绿地率: 47.42%。

公示期限: 至竣工验收。
 公示网址: <http://www.lushixian.gov.cn/>
 联系电话: 0398-7876889

2021年6月3日